


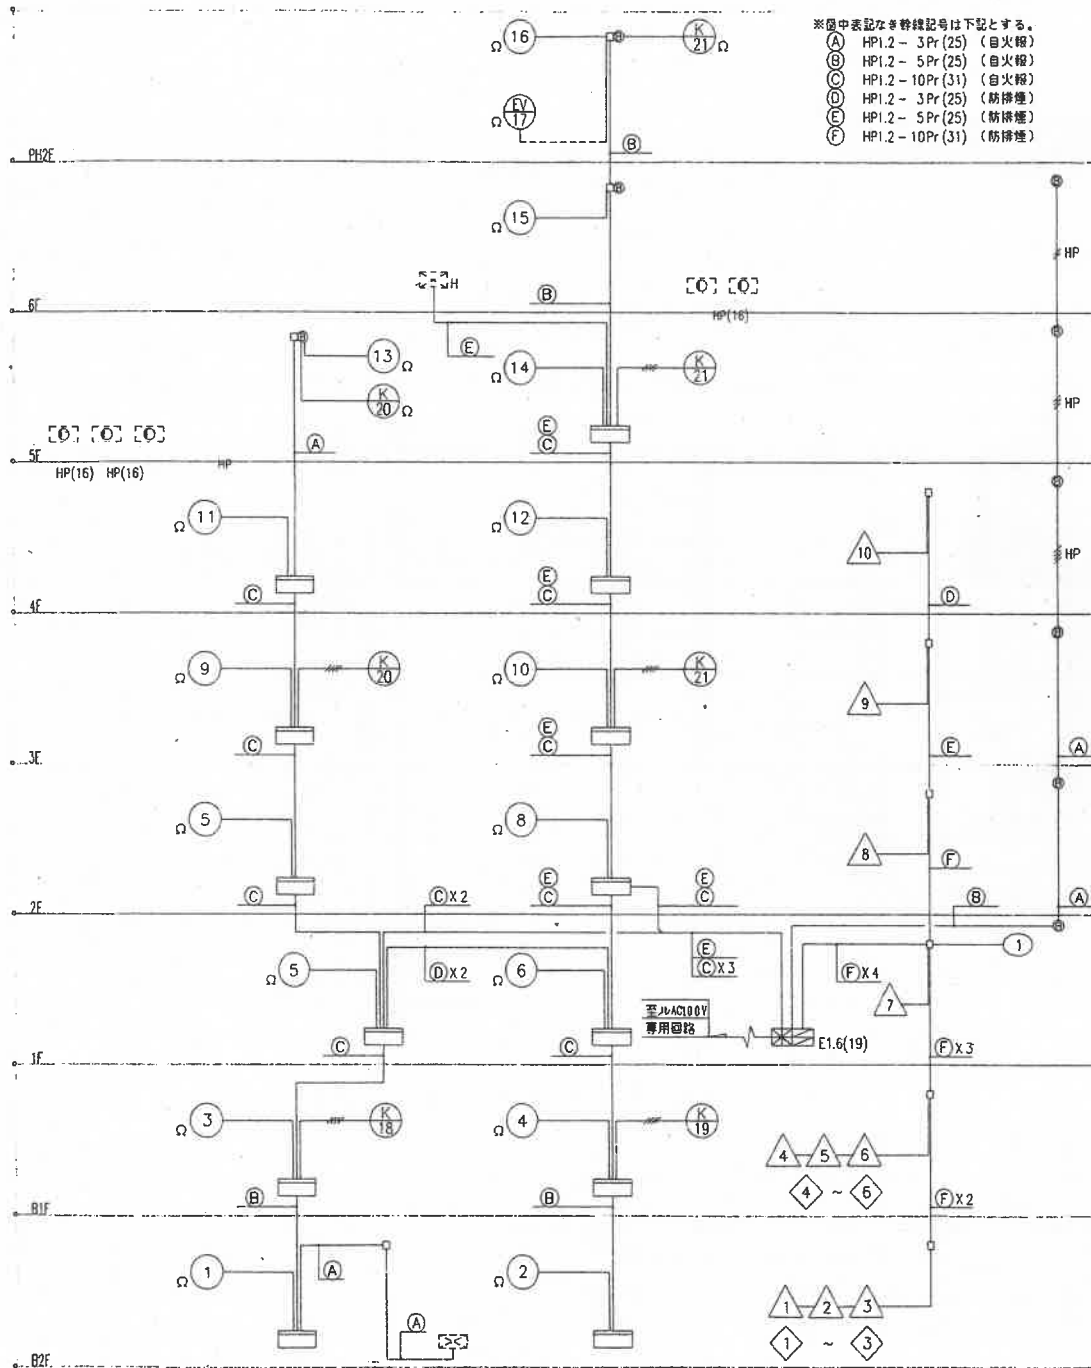


自火報設備系統図

JK040518

記号	名称	備考
防火	防火	火災受信機 P型 1級 300線
防	防	運動検出器 200線
機	機	総合室、埋込型 ①②③ 内蔵
①	発信機	P型 1級
②	表示灯	DC-24V 21mA LED球
③	警報ベル	DC-24V 10mA 150m/mφ
④	運動式スポット型感知器	2種
⑤	光電式スポット型感知器	非警報型 露出型 2種
⑥	光電式スポット型感知器	非警報型 床点検ボックス付 1種
⑦	光電式スポット型感知器	非警報型 露出型 運動用 3種
⑧	自動閉鎖装置	DC-24V0.3A以下防火ドア用
⑨	自動閉鎖装置	DC-24V0.3A以下防火ダンパー-SFD用(別途空調工事)
⑩	排煙口	(別途空調工事)
⑪	警報機	
⑫	排煙制御装置	(別途動力工事)
⑬	移動式粉末消火設備	⑭ ⑮
⑯	配管配線	天井インベイ
⑰	配管配線	床インベイ
⑱	配管配線	立上り引下げ
⑲	ジョイントボックス	
⑳	終端抵抗	20KΩ
㉑	警戒区域線	
㉒	警戒区域番号	1~21
㉓	運動用感知器番号	1
㉔	制御区域番号	1~10 防火ダンパー
㉕	制御区域番号	1~6 排煙口


1	特記なき配線は下記とする。 但し露出部は金属管とする。
感知器回路	AE1.2-2C CD(16) → HP1.2-4C CD(16)
	AE1.2-4C CD(16)
	但し2重天井部分は、ケーブルころがしとする。
防火設備回路	HP1.2 (19)
	但し露出配管部分又は、ケーブルころがし部分は、耐火ケーブル使用の事。
2	地区警報装置は、出火際直上階鳴動方式とする。

(仮称)生駒駅南立体駐車場新築工事		設計図書
電気設備		図面番号 E-31
自火報防排煙設備 系統図		縮尺
検閲	校閲	監理
		設計年月日

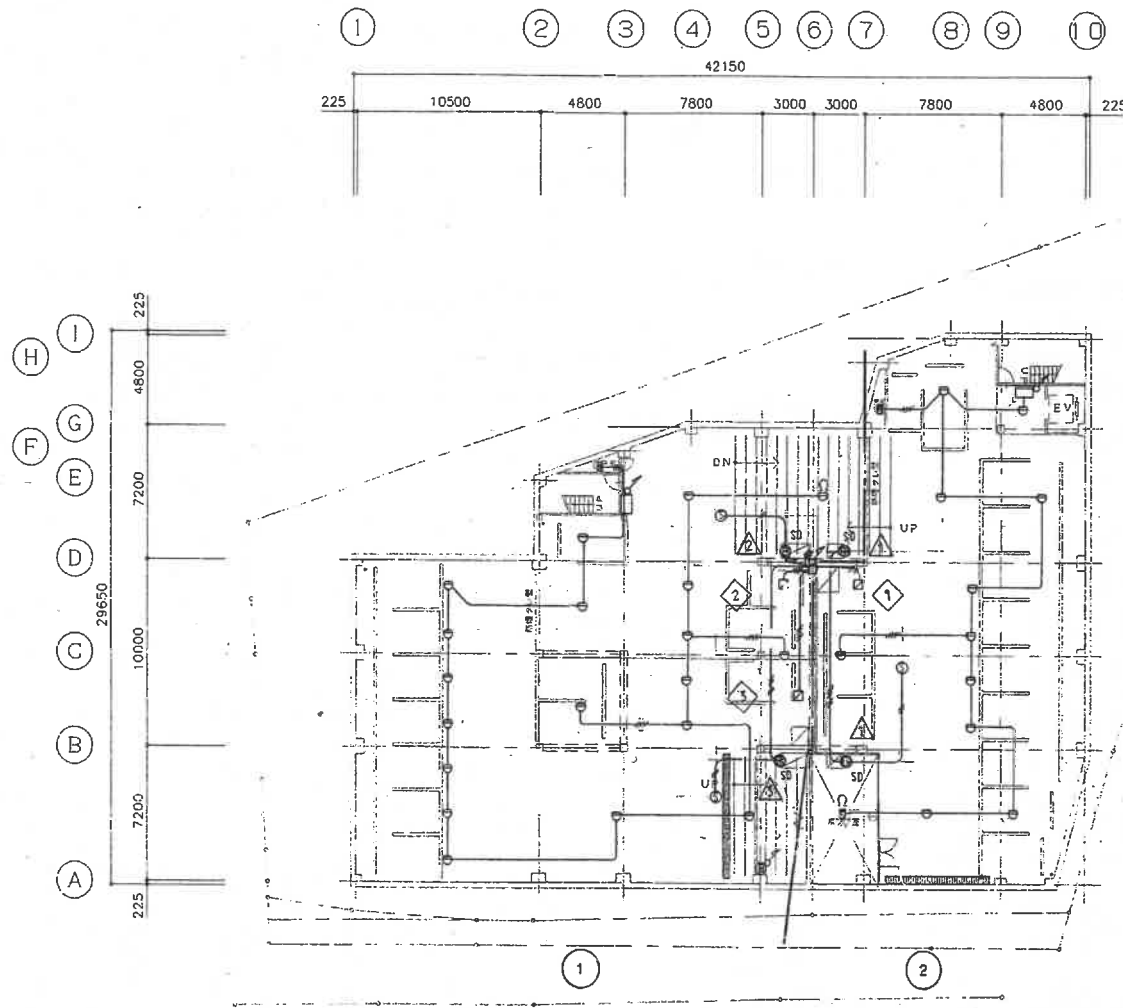


B2階平面図 S=1/200

〈阪神〉生駒駅前商店街住居事業新築工事			設計図書
電気設備			図面番号 E-32
防火防煙設備 B2階平面図			縮尺 1/200
検閲	担当	製図	設計年月日

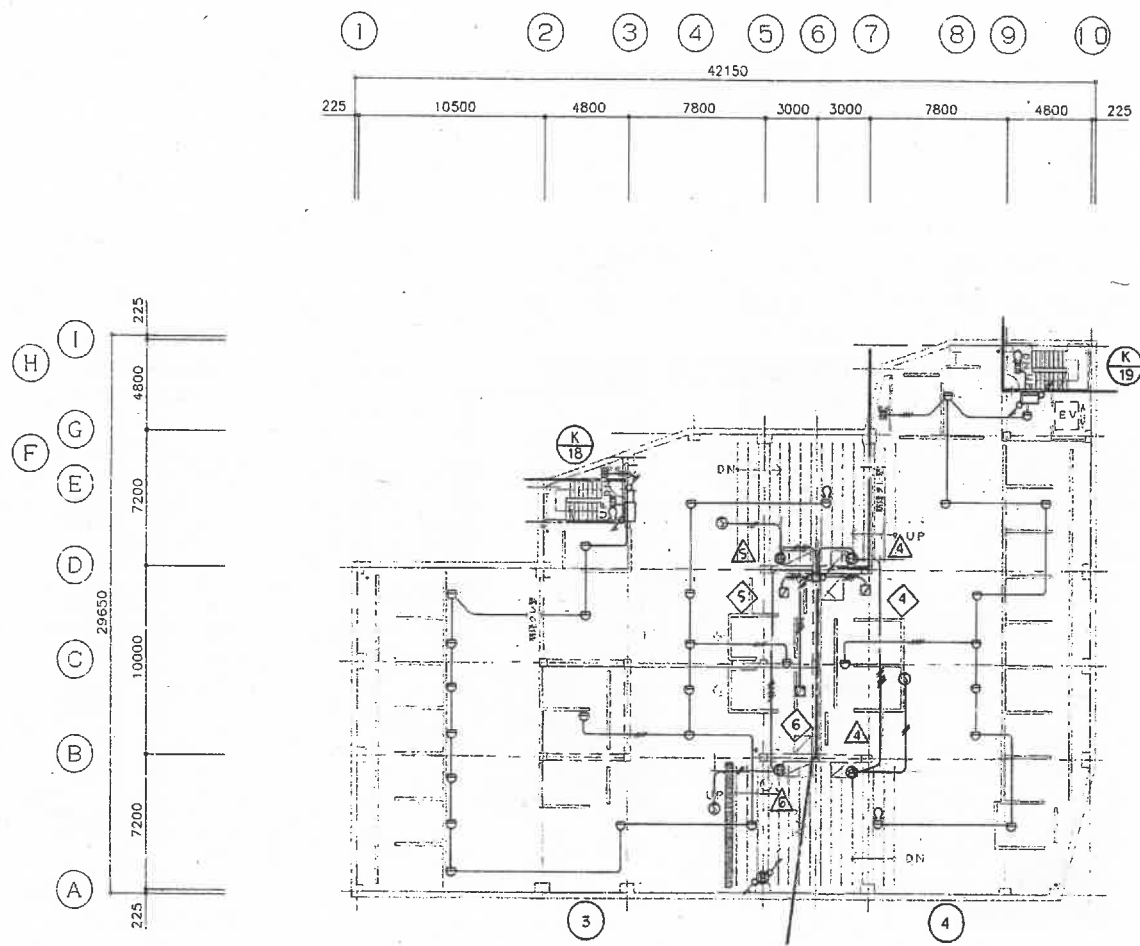




B1階平面図 S=1/200

〈阪神〉生駒駅前広域駐車場新築工事			設計図書
			図面番号 E-33
電気設備 防火防排煙設備 B1階平面図			縮尺 1/200
校閲	建営	製図	設計年月日

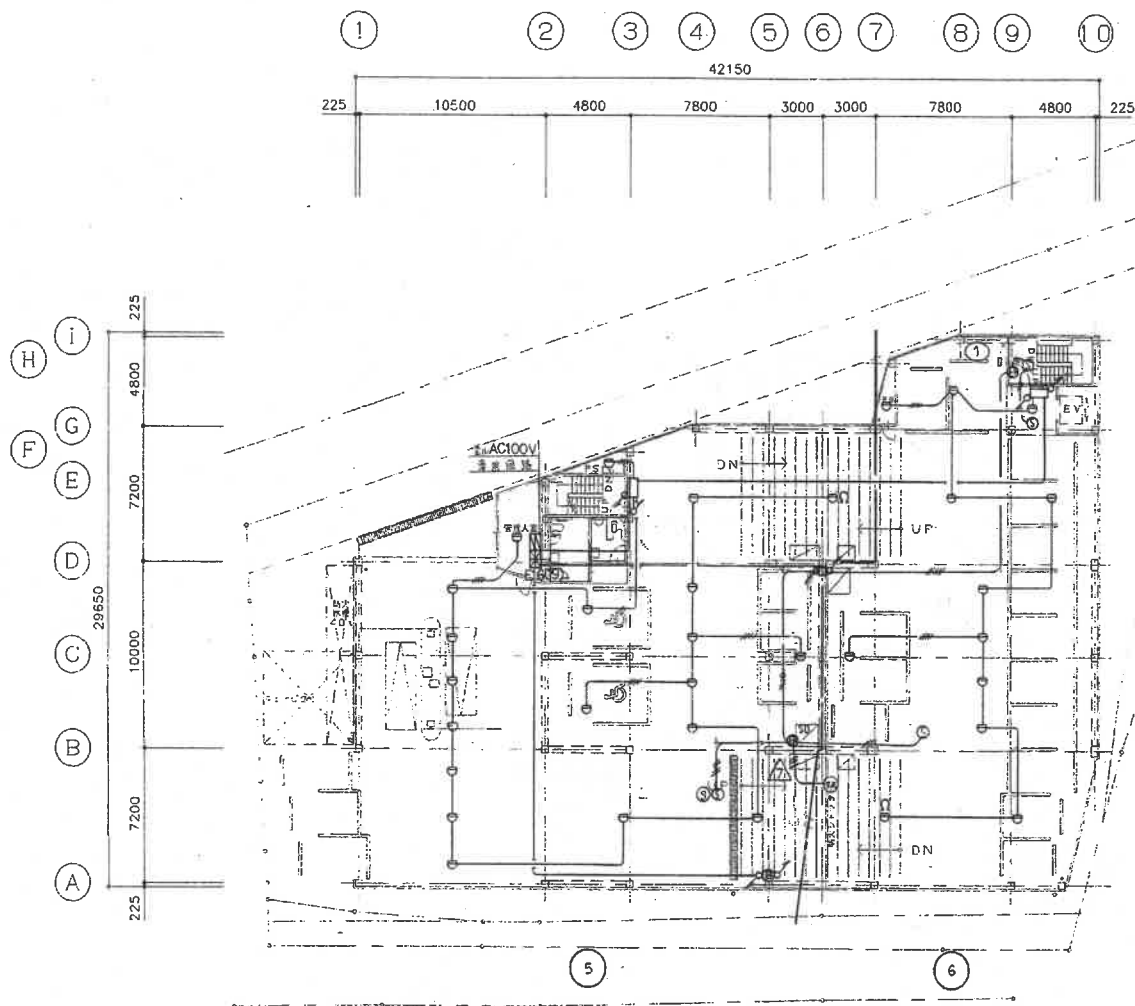

1階平面図 S=1/200


(仮称)生物製剤前立体駐車場新築工事			設計図書
			図面番号 E-34
電気設備 自火補助排煙設備 1 階平面図			縮尺 1/200
機図	機前	機図	設計年月日

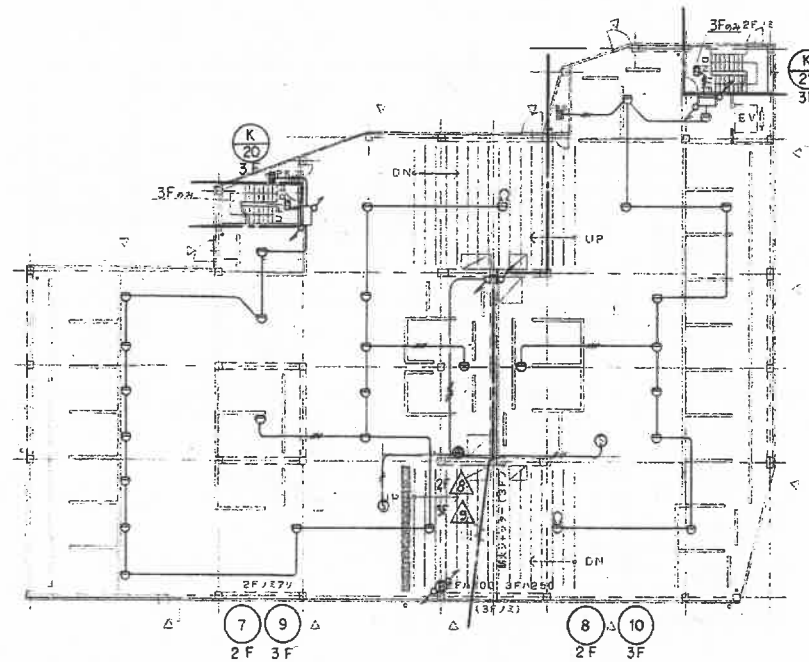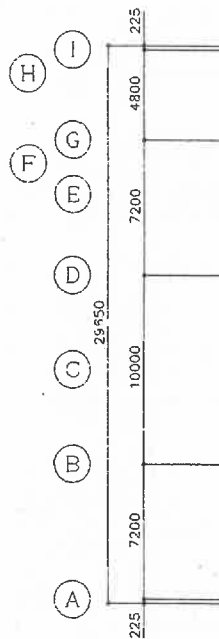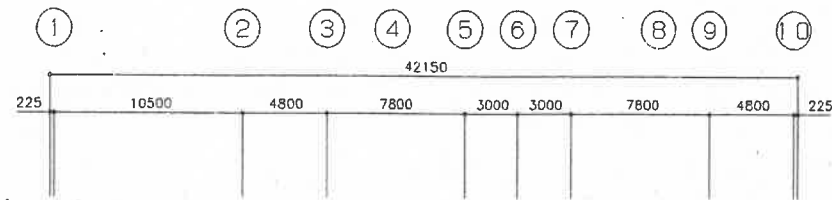

※ △マークは非常出入口の位置・3F・21




2・3階平面図 S=1/200

(仮称)生駒駅南側立地駐車場新築工事			設計図書
			図面番号 E-35
電気設備 防火排煙設備 2・3 階平面図			縮尺 1/200
校閲	担当	製図	設計年月日

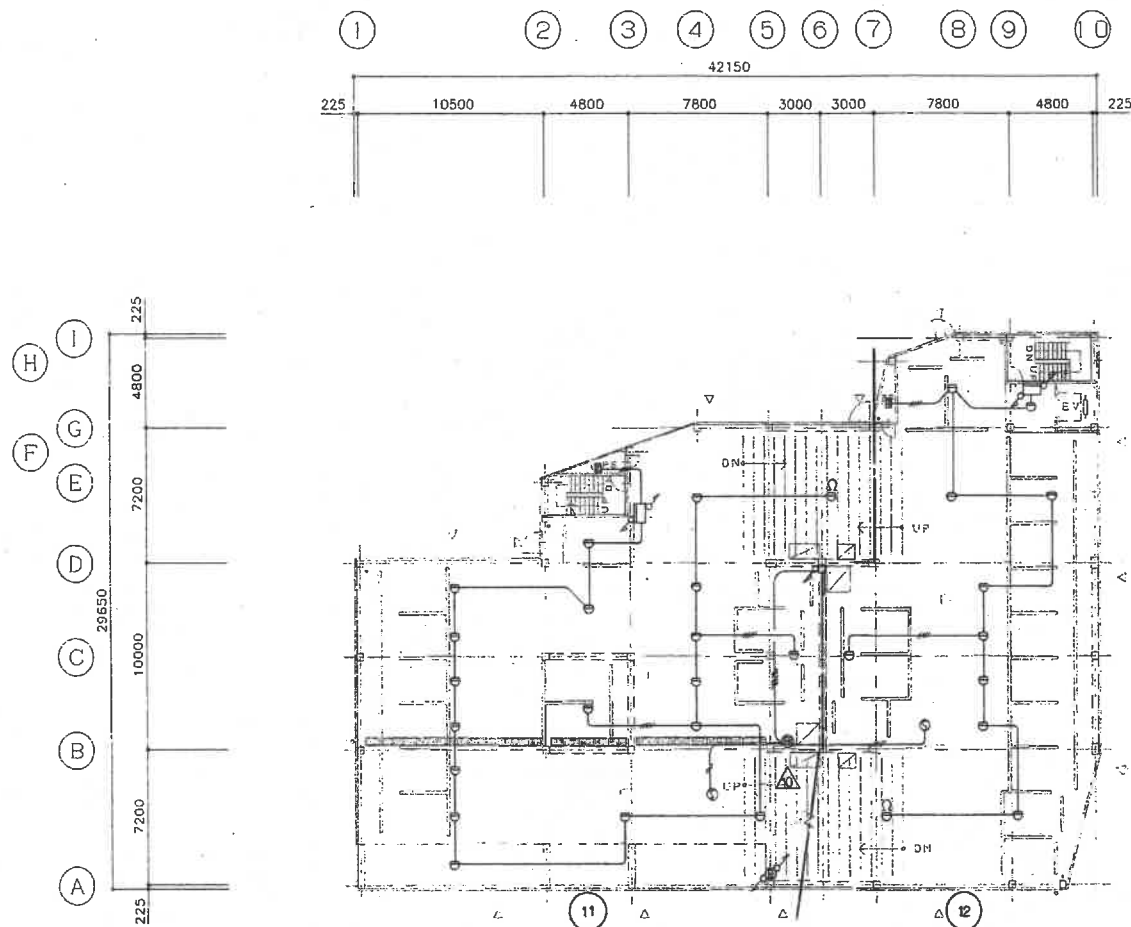


4階平面図 S=1/200

《阪務》生駒駅前立休車場新築工事		設計図書
		図面番号 E-36
電気設備 口水難防排煙設備 4 階平面図		縮尺 1/200
検閲	担当	設計年月日

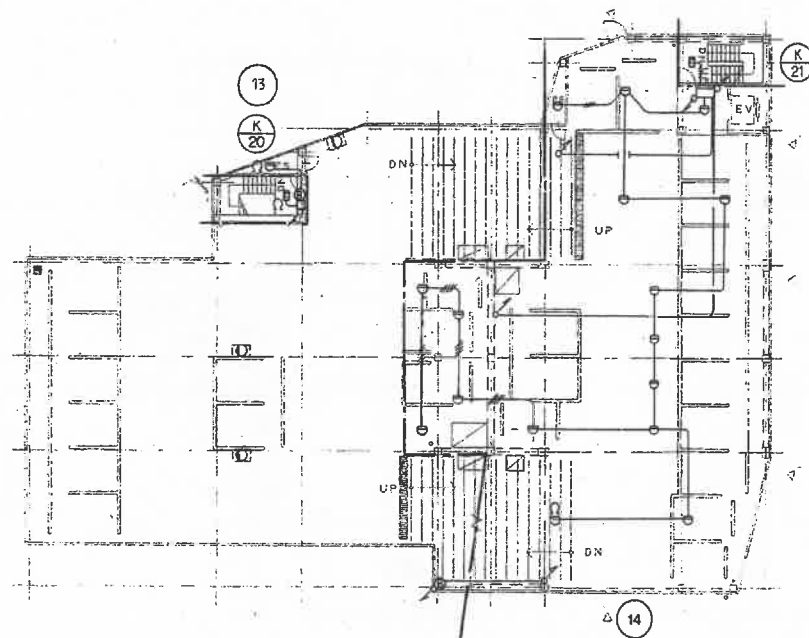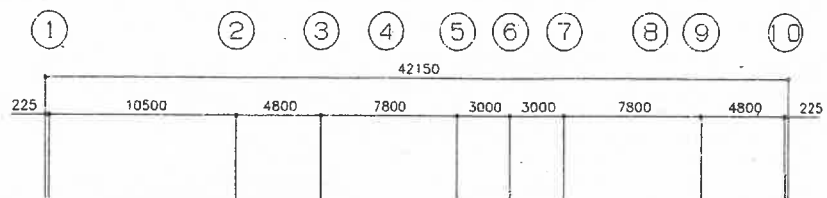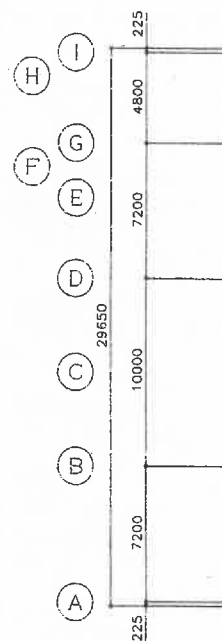


5階平面図 S=1/200

(仮称)生野駅前高立休養施設工事			設計図書
電気設備 自火機関排煙設備 5 階平面図			図面番号 E-37
			縮尺 1/200
検印	担当	監印	設計年月日

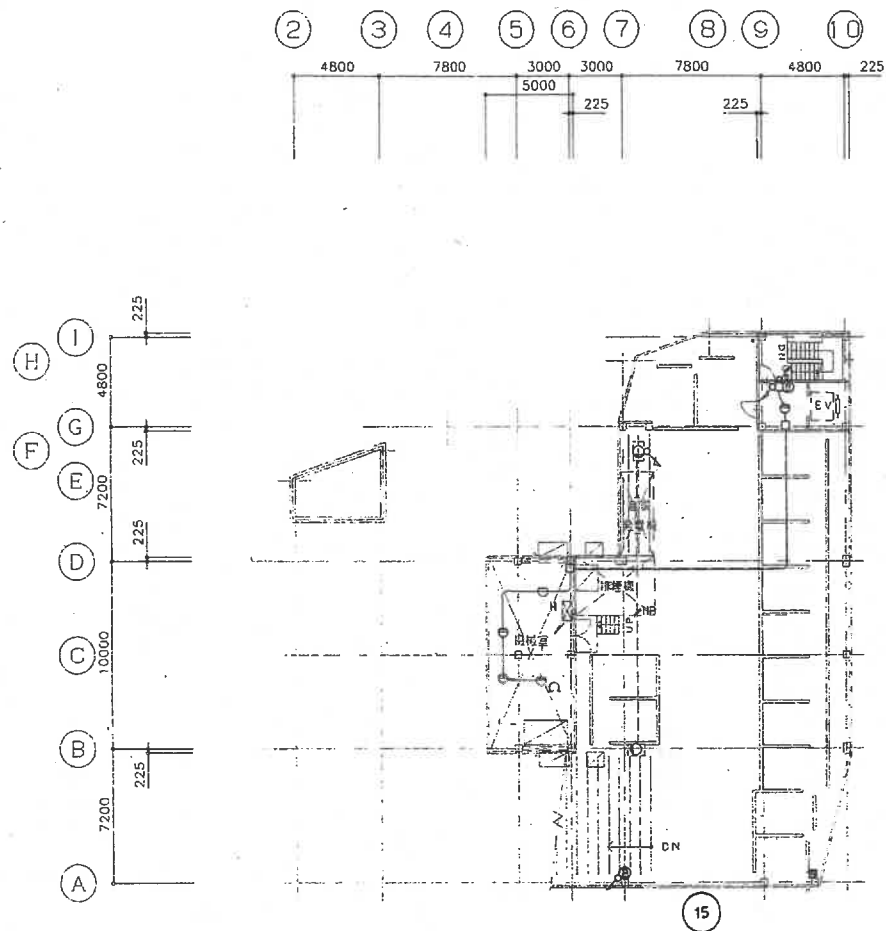

6階平面図 S=1/200

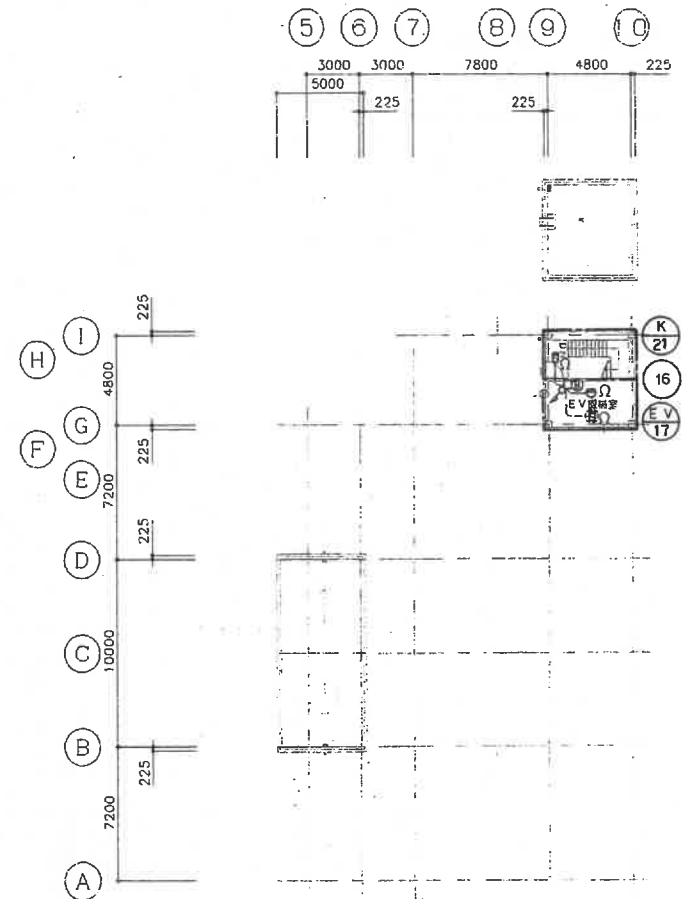

PH2階平面図 S=1/200

(阪新)生駒駅前南立体駐車場新築工事			設計図書
			図面番号 E-38
電気設備 防火報防排煙設備 6 PH2階平面図			縮尺 1/200
校閲	担当	製図	設計年月日